

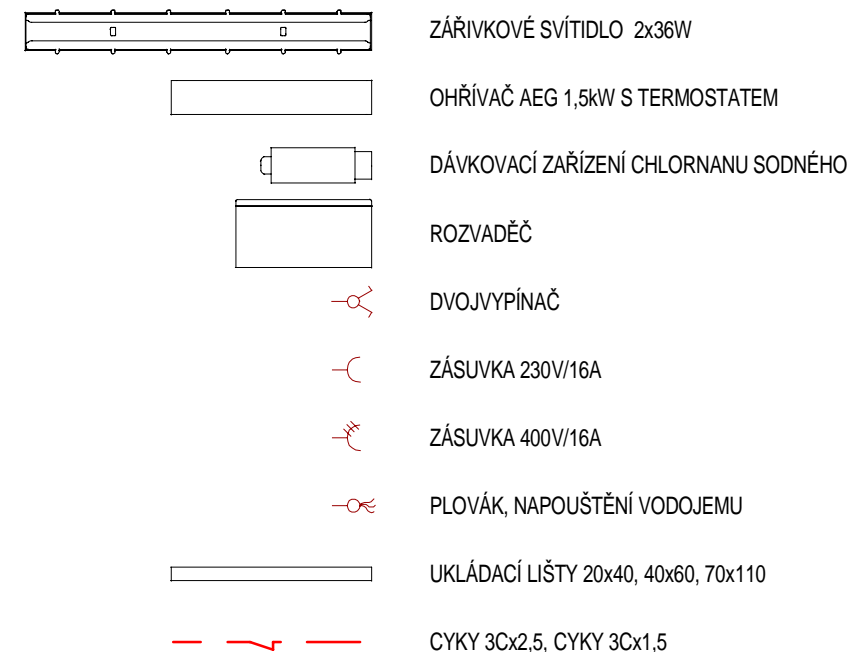


ARMATURNÍ KOMORA, AKUMULAČNÍ NÁDRŽ - POHLED SHORA

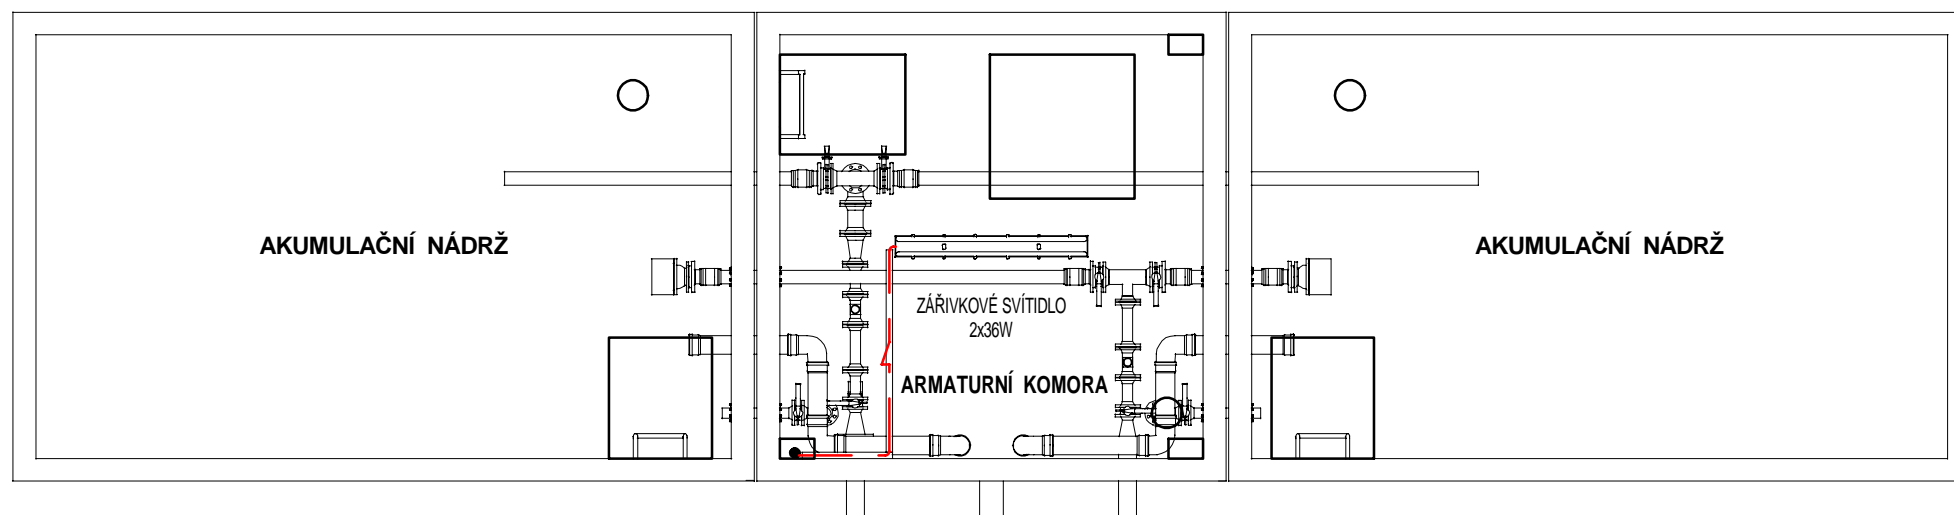

TECHNOLOGICKÝ OBJEKT - POHLED SHORA

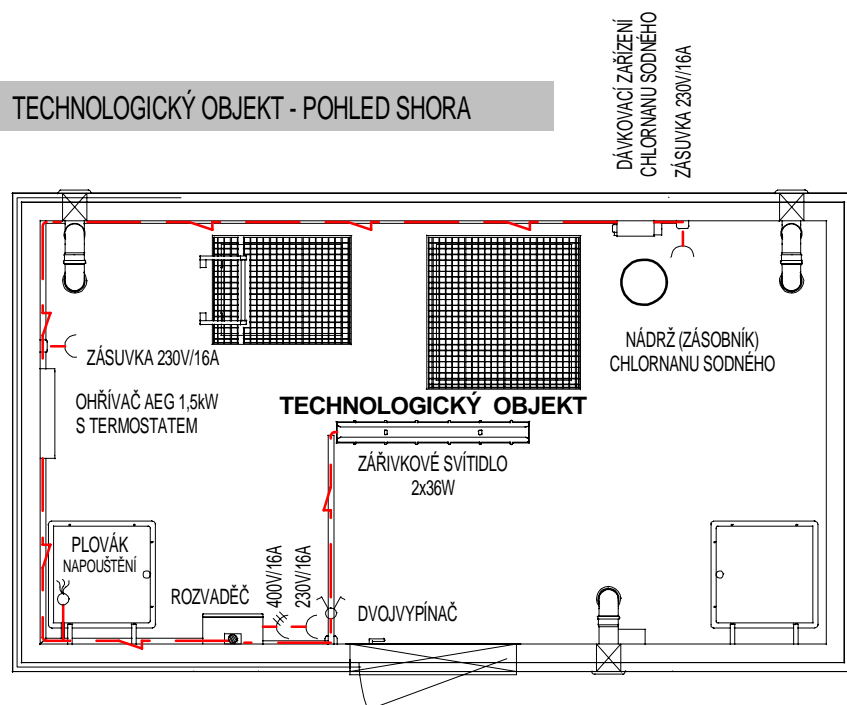

**INGVAMA**

*inženýrská a projektová spol. s r.o.*

## TYPOVÉ VODOJEMY - PRO

[www.vodojemy.info](http://www.vodojemy.info) / [www.vodojemy-pro.cz](http://www.vodojemy-pro.cz)

Projekt manager:

**MILOSLAV MARTÍNEK**  
tel.: +420 602 324 713  
+420 312 285 771

[www.vodojemy.info](mailto:martinek@vodojemy.info)  
[www.vodojemy-pro.cz](mailto:martinek@vodojemy-pro.cz)

[martinek@vodojemy.info](mailto:martinek@vodojemy.info)  
[martinek@vodojemy-pro.cz](mailto:martinek@vodojemy-pro.cz)

**S K**  
**STAVBY KLADNO**  
STAVBY KLADNO s.r.o.  
Vrapická 685  
Kladno 272 03

Odpovědný projektant:

**Ing. DAVID KOHOUT**  
tel.: +420 602 346 152

[kohout@vodojemy.info](mailto:kohout@vodojemy.info)  
[kohout@vodojemy-pro.cz](mailto:kohout@vodojemy-pro.cz)

VODOJEM-PRO:

**2 x 30 m<sup>3</sup>**

**VODOJEM ÚJEZD U PLÁNICE**

Výkres:

**VDJ - ELEKTROINSTALACE**

Datum: 09/2021

Stupeň p.d.: DUR/DSP

Číslo zakázky: -

Měřítko: 1:50

Formát: A2

Číslo přílohy: 10

**D.4.2.6**

Tento projekt je duševním majetkem firmy Stavby Kladno s.r.o. ([www.vodojemy.info](http://www.vodojemy.info) / [www.vodojemy-pro.cz](http://www.vodojemy-pro.cz)) a podléhá ochraně dle příslušných zákonů. Bez písemného souhlasu firm není dovoleno tento plán rozmnožovat nebo předat další osobě. V případě zneužití bude postupováno dle občanského zákoníku.